

**Verslag van onderzoek / Rapport de contrôle**

Verlagnummer: N° de rapport:	200/2017/11/18/14	Datum van bezoek: Date de visite:	18/11/2017		
Opdrachtgever: Donneur d'ordre:	BRAM VERCOUTERE Aasegem 33 - 8580 AVELGEM BTW BE 0899.461.303	IK: CI:			
Distributiebeheerder: Gestionnaire de réseau:	Eandis	Nr teller: N° compteur: Nr teller nachttarief: N° compteur tarif de nuit:	NOG TE PLAATSEN	EAN-nr: N° EAN:	NIET GEKEND BIJ KEURING
Plaats van het onderzoek: Lieu du contrôle:	Brusselsepoortstraat 73 B202 - 9000 GENT				
Eigenaar: Propriétaire:	EVERAERT - CODREMAN NV Kruisstraat(O) 12 - 9290 BERLARE				
Installateur:	BRAM VERCOUTERE	BTW/TVA:	BTW BE 0899.461.303		
Gebruikte interne procedure: Procédure interne utilisée:	F-ELS270/APP17 (Conformiteitscontrole van 17 app op hetzelfde adres)				

**Beschrijving van de gecontroleerde installatie / description de l'installation contrôlée:**

Aard van onderzoek: AREI / Genre de contrôle: RGIE		Art. N°: 66	Art. onderzoek: 270						
Onderzoek: / Contrôle: Appartement									
TT - net/spanning: / Réseau TT - tension: 1x400V+N	Meter / Bord verbinding / Liaison compteur-tableau: 4 x 10 mm <sup>2</sup>	Max. beveiliging / Protection max.: 40A							
Aardelektrode / Electrode de terre:	Ius/Boucle 0,96 Ohm	Isolatie / Isolément: 65 MOhm	Aantal verdeelborden / Nombre de tableaux: 1						
Differentieelschakelaars/Interrupteurs différentiels:		Aantal eindstroombanen / Nombre de circuits terminaux: 13							
In(A)	Δ In (mA)	Type	Eindstroombanen / terminaux	TestΔIn	I.ΔIn	AREI/RGIE			
40A	300mA	A/s	I-D EN A-G	-	-	270			
40A	30mA	A/s	A+G	-	-	270			
Visueel nazicht Algemeen: Contrôle visuel général:	OK	Rechtstreekse aanraking: Contact direct:	OK	Onrechtstreekse aanraking: Contact indirect:	OK	Aansluitingen: Raccordements:	OK	Equipotentiale verbindingen: Liaisons équipotentielles:	OK

**Inbreuken / Infractions:**

**Bijkomende inbreuken / Infractions supplémentaires:**

**Opmerkingen / Remarques:**

VERLICHTINGSARMATUREN NIET GEPLAATST BIJ KEURING.

**Nota's / Notes:**

GEEN.

RAPP.ELS - NF - 02.09.2015

200/2017/11/18/14

Algemene voorwaarden: op aanvraag of via website / Termes et Conditions: sur demande ou via notre site internet

RPR Brussel

KBC IBAN: BE79 7341 1260 0033

BELFIUS IBAN: BE83 0682 1176 9215

www.electro-test.be

BTW/TVA: BE 0434.433.603

BIC-adres: KREDBEBB

BIC-adres: GKCCBEBB

info@electro-test.be


**Besluit / Conclusion:**

De elektrische installatie voldoet aan de voorschriften van het A.R.E.I. / L'installation électrique est conforme aux prescriptions du R.G.I.E.

De ingangsklemmen van de algemene differentschakelaar ontbegoedelijk zijn gemaakt door verzegeling. / Les bornes de l'interrupteur différentiel général sont rendues inaccessibles par scellage.  
Het ééndraadschema en opstellingschema werden voor gezien getekend en stemmen overeen met de installatie. / Le schéma unifilaire et de position ont été visés et sont conformes avec l'installation.  
De volgende periodieke controle moet worden uitgevoerd binnen de door de van kracht zijnde reglementering voorgeschreven termijn (art. 271 A.R.E.I.) / Le prochain contrôle périodique est à effectuer dans le délai prescrit par la réglementation en vigueur (art. 271 R.G.I.E.)

**Volgend controlebezoek / Prochaine visite de contrôle:** 18/11/2042

**Naam en handtekening van de inspecteur, voor de directeur,  
Nom et signature de l'inspecteur, pour le directeur,  
VISUM (Datum / Date):**

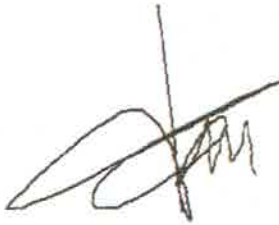

VANDENHEEDE Rudy

**Herinnering van de reglementaire voorschriften:** a) de verplichting het P.V. van het controlebezoek te bewaren in het dossier van de elektrische installatie; b) de verplichting in het dossier elke wijziging aangebracht aan de elektrische installatie te vermelden; c) de verplichting de F.D.D. die Energie onder zijn bevoegdheid heeft onmiddellijk in te lichten over elk ongeval aan personen overkomen en rechtszwaaks of onrechtszwaaks te wijten aan de aanwezigheid van elektriciteit; d) de verplichting, wanneer er overtreddingen zijn vastgesteld tijdens het controleonderzoek, een nieuw controleonderzoek te doen verrichten door hetzelfde erkend organisme om na te gaan of na afloop van de termijn van één jaar de overtreddingen verdwenen zijn. Indien tijdens dat tweede onderzoek wordt vastgesteld dat er nog overtreddingen overblijven, moet het erkend organisme een kopie van het proces-verbaal van het controleonderzoek sturen naar de Algemene Directie Energie die beslist is met het hoog toezicht op de huishoudelijke elektrische installatie.

**Rappel des prescriptions réglementaires:** a) obligation de conserver le P.V. de visite de contrôle dans le dossier de l'installation électrique; b) obligation de renseigner dans le dossier toute modification intervenue dans l'installation électrique; c) obligation d'aviser immédiatement le S.P.F. ayant l'Energie dans ses attributions, de tout accident survenu aux personnes et dû, directement ou indirectement, à la présence d'électricité; d) obligation lorsque des infractions ont été constatées lors de la visite de contrôle, de faire effectuer une nouvelle visite de contrôle par le même organisme agréé afin de vérifier la disparition des infractions au terme du délai d'un an. Dans le cas où, lors de cette seconde visite, des infractions subsistent, l'organisme agréé se doit d'envoyer une copie du procès-verbal de visite de contrôle à la Direction générale de l'Energie préposée à la haute surveillance des installations électriques domestiques.

RAPP.ELS - NF - 02.09.2015

200/2017/11/18/14

Algemene voorwaarden: op aanvraag of via website / Termes et Conditions: sur demande ou via notre site internet



WoningGent, Brusselsepoortstraat - 9000 Gent

# ELEKTRICITEITSPLAN S6 = S9 (straatblok 2e & 3e verdieping)


SCHAAL 1/50

02.03.2017

Ir. arch. Veerle Delonge

Rudy Vandenheede  
 Inspecteur  
 www.electraest.be

*16/11/17*

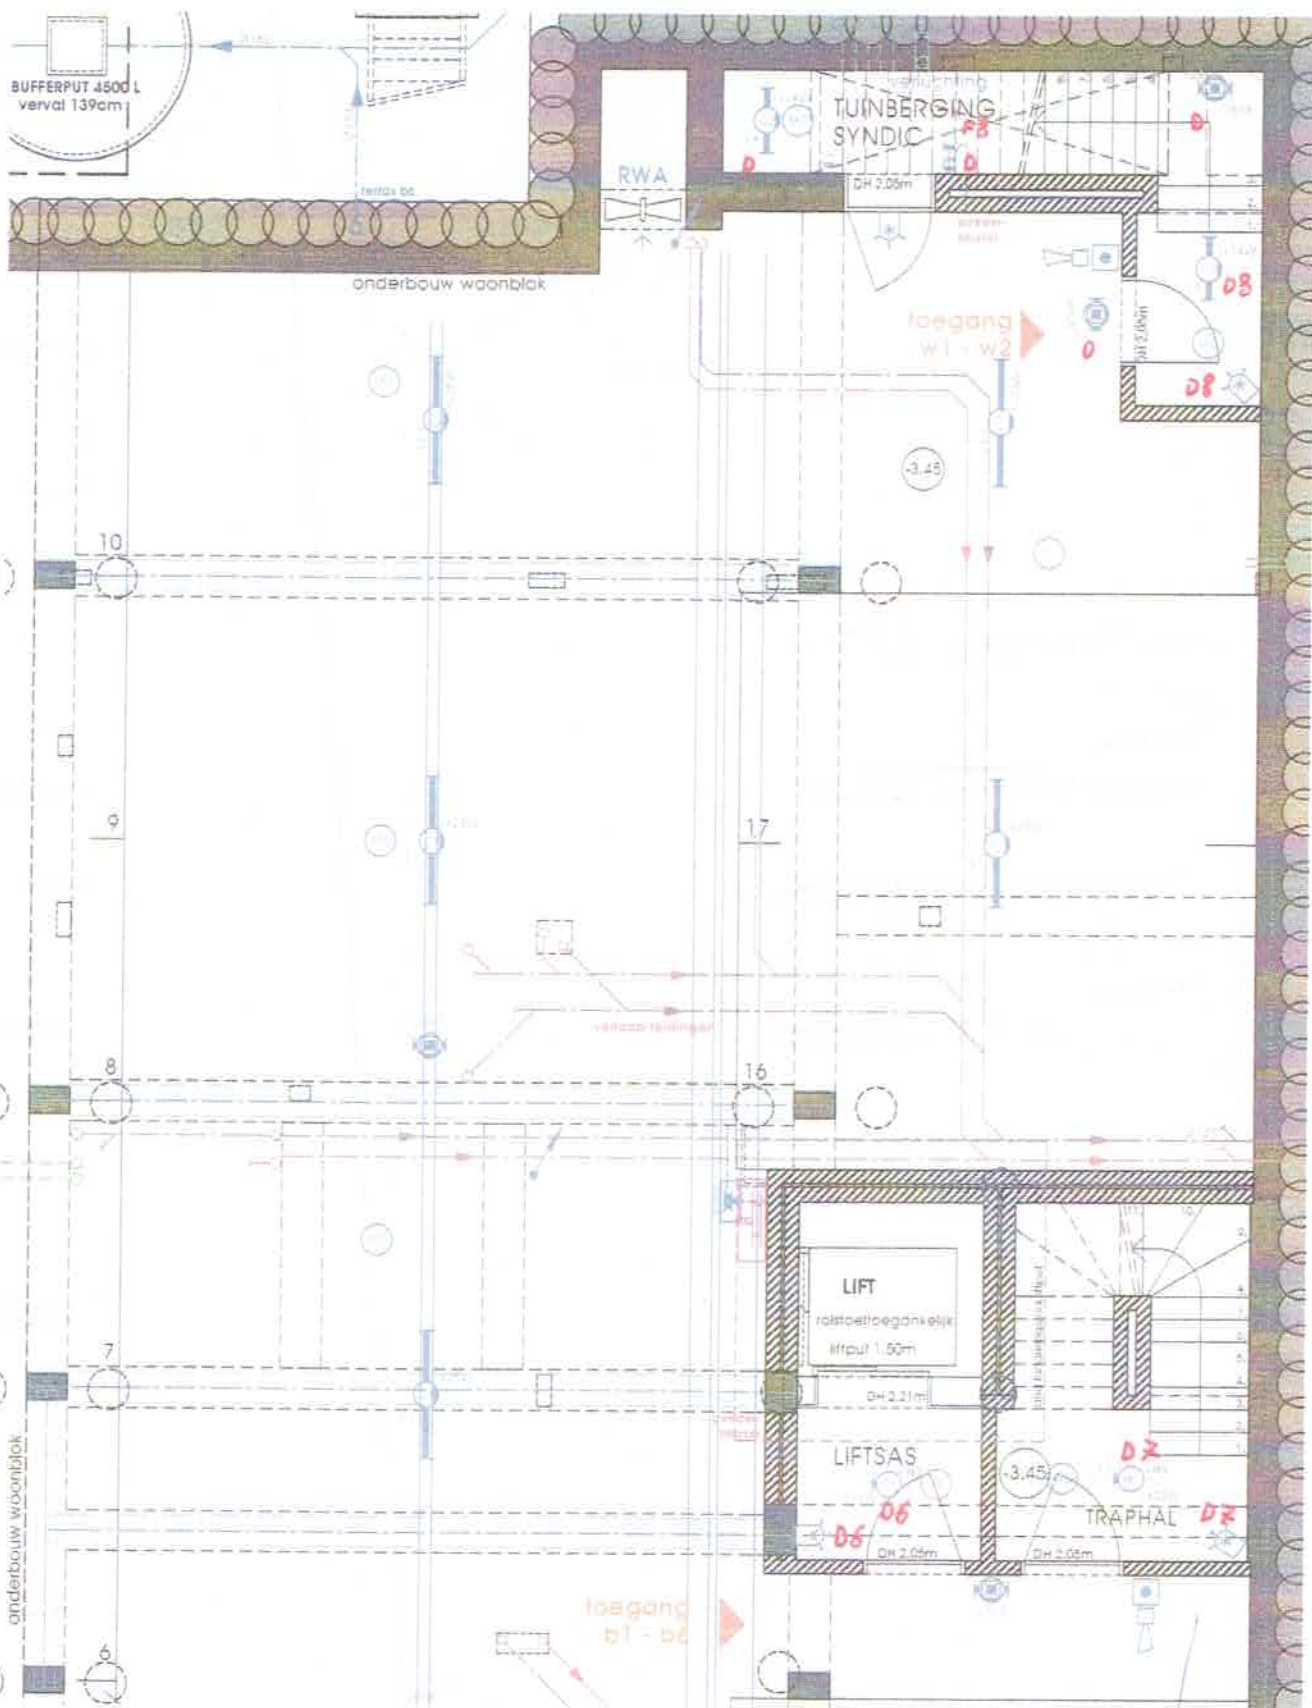

Woning Gent, Brusselsepoortstraat - 9000 Gent

# ELEKTRICITEITSPLAN BINNENKERN GEMENE DELEN NIV. -1

SCHAAL 1/50

02.03.2017

il. arch. Veerle Delange

**ELECTROTEST**  
 Rudy Vanderheede  
 Ingeel  
 rudy.vanderheede@electrotest.be  
 G&M D47 9015 80